
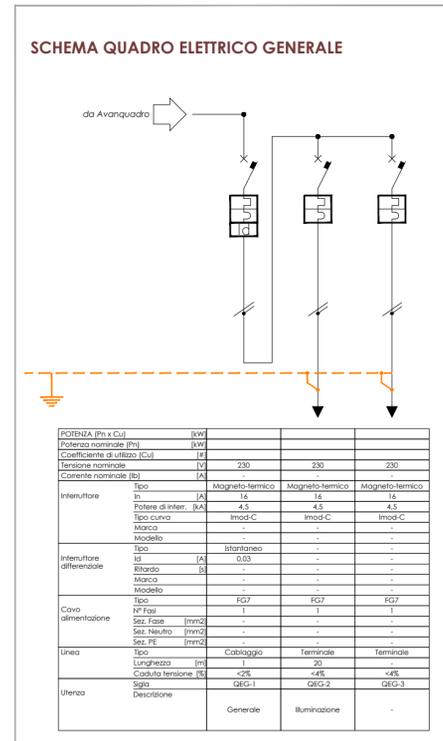
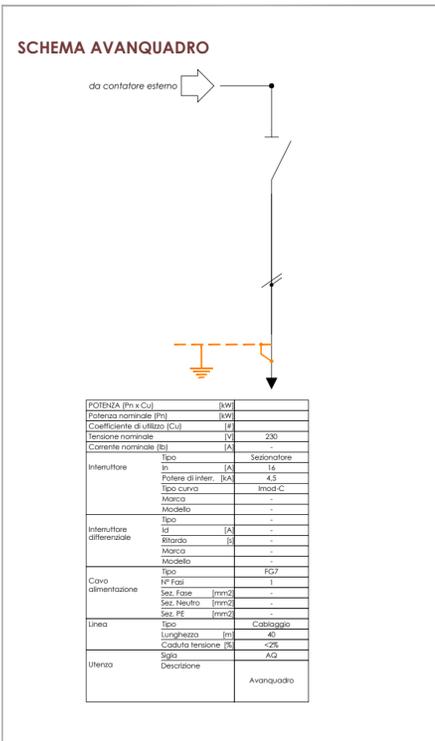


LEGENDA			
	Gruppo di misura energia elettrica		Punto luce a soffitto con lampada ad incandescenza
	Quadro elettrico		Dispositivo di comando luci
	Presse a spina fissa tipo UNEL ad alveoli protetti ed allineati con terra centrale 2P+T 230V		Dispositivo di ventilazione forzata
	Plafoniera a lampada a 1 tubo fluorescente lineare da 36 W		Bollitore elettrico
	Plafoniera a lampada a 2 tubi fluorescenti lineari da 36 W		Casse audio
	Plafoniera a lampada a 4 tubi fluorescenti lineari da 18 W		Citofono
	Punto luce a parete con lampada ad incandescenza		Lampada autonoma di emergenza
			Aree non oggetto di intervento

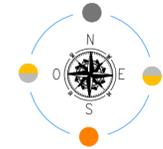

Alberto Comerro
ARCHITETTO
Via Garibaldi n°45 - 10035 - Mazzè (TO)
mail: albycom@yahoo.it
tel. 011.9890710 - cel. 335.6886567

COMUNE DI	SAN GIORGIO CANAVESE (TO)
COMMITTENTE	AMMINISTRAZIONE COMUNALE - COMUNE DI SAN GIORGIO CANAVESE, VIA DANTE n.25
PROGETTO	MANUTENZIONE STRAORDINARIA ED ADEGUAMENTO PIANO TERRENO PALAZZO COMUNALE PER "CASA DELLA MUSICA" VIA DANTE n.25
UBICAZIONE	VIA DANTE n.25
FASE PROGETTO	PROGETTO ESECUTIVO
TAVOLA	STATO DI FATTO DISTRIBUZIONE IMPIANTO ELETTRICO
PROFESSIONISTA	Arch. Alberto COMERRO


RESPONSABILE DI PROGETTO
(per verifica e riesame)

COMMITTENZA
(per verifica ed accettazione)


DATA
GENNAIO 2024

SCALA DISEGNO
1:100


TAVOLA N.
03b

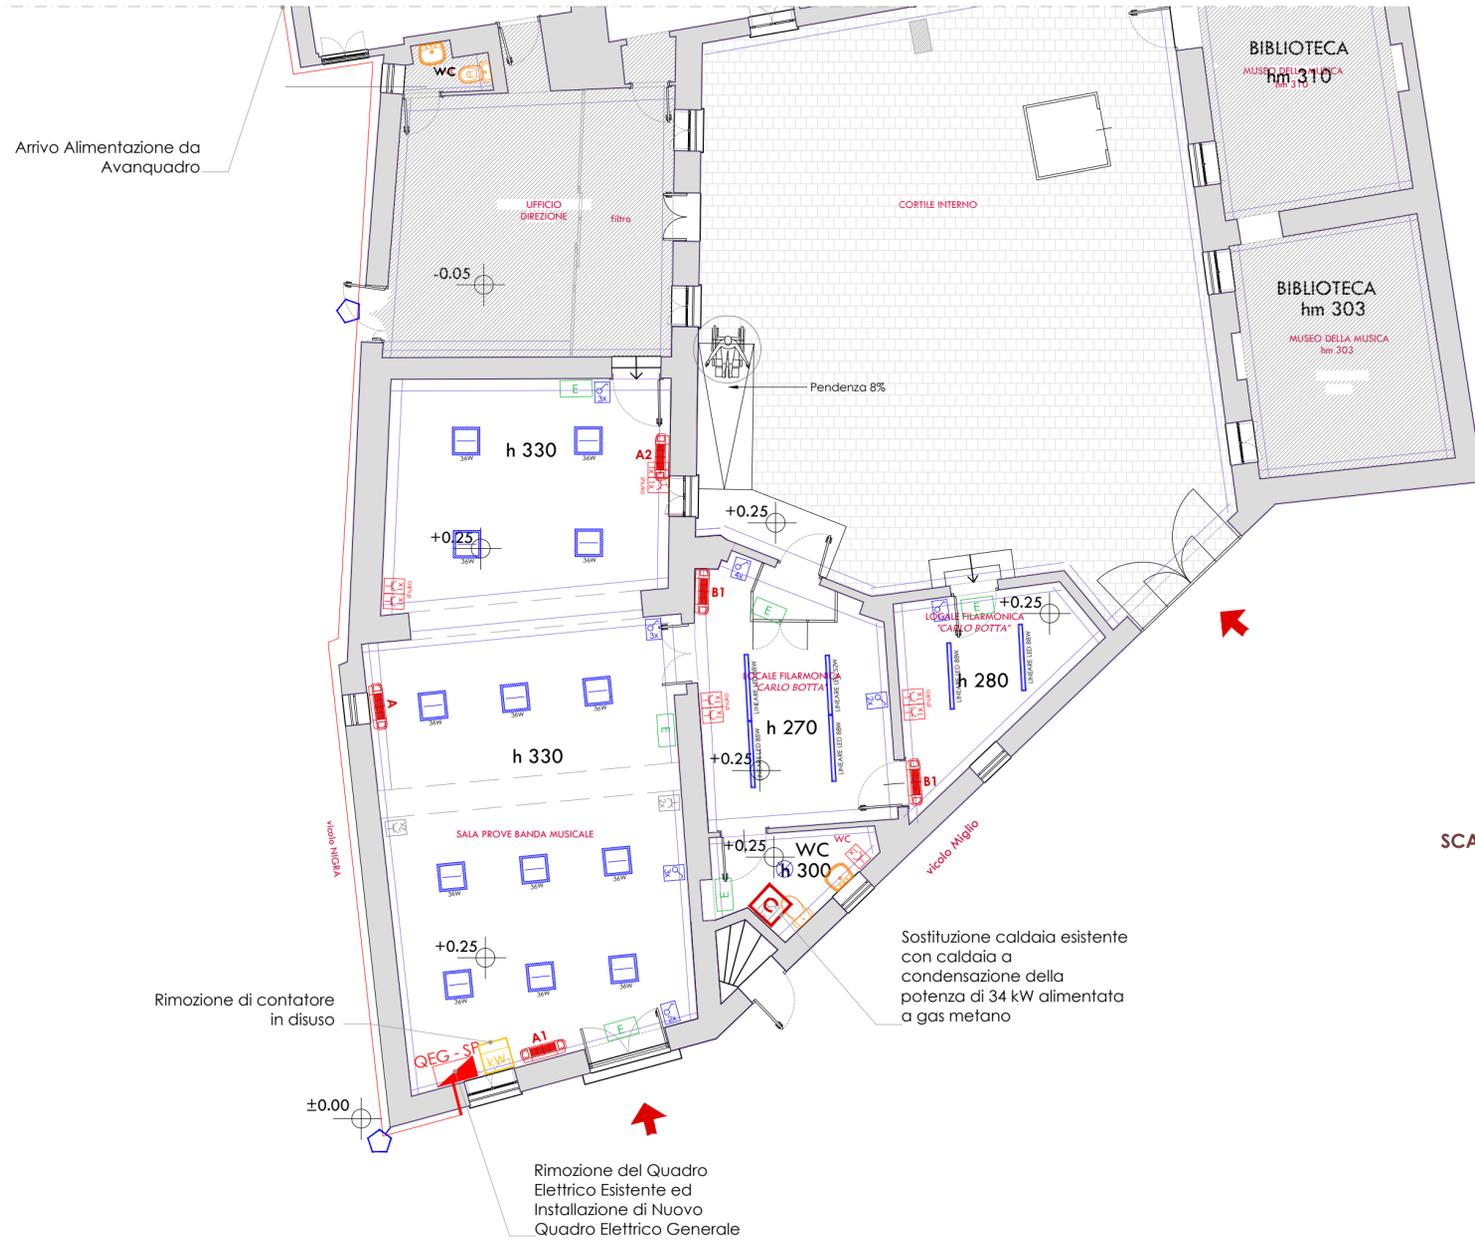

SCALA 1:100

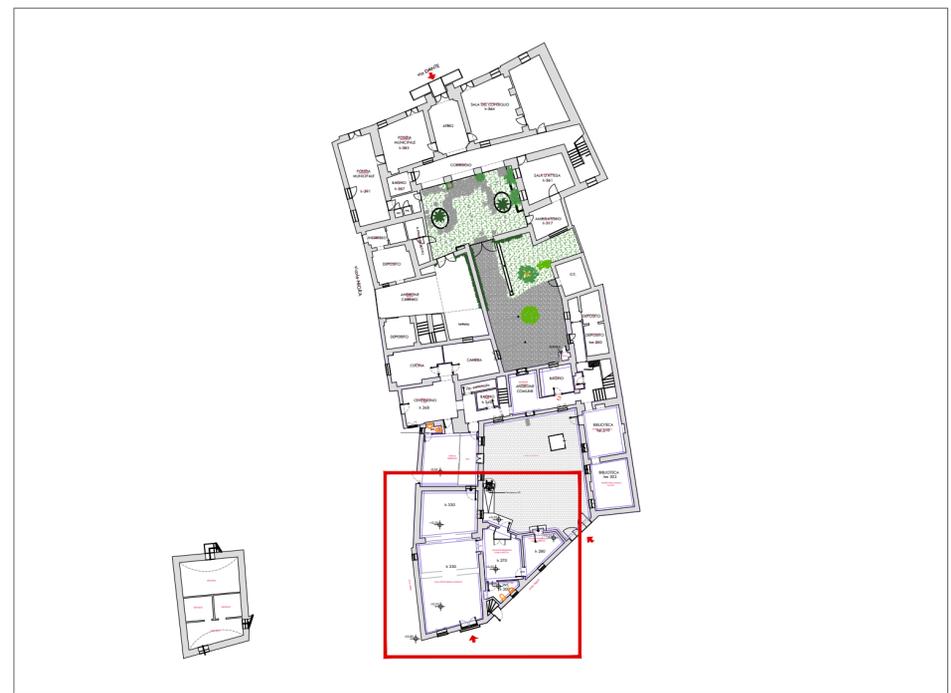

LEGENDA			
	Gruppo di misura energia elettrica		Plafoniera lineare a LED - 52W - 3000K Installata a sospensione
	Quadro elettrico		Punto luce a LED 18W - 1850lm - 3000K Installazione a plafone a soffitto
	Presse a spina fissa tipo UNEL ad alveoli protetti ed allineati con terra centrale 2P+T 230V		Plafoniera lineare a LED - 88W - 3000K Installata a sospensione
	Presse a spina fissa tipo Shuko ad alveoli protetti 2P+T 230V		Lampada autonoma di emergenza a tubo fluorescente da 24W munita di batteria tampone - durata minima 1h
	Plafoniera a LED 36 W - 3750 lm - 4000K Installata in controsoffitto o plafone a soffitto - 600x600 mm		Ventilconvettore a parete
	Apparecchio di illuminazione a forma lanterna ex-gas		Aree non oggetto di intervento

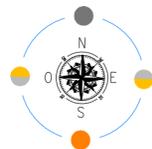

<p>Alberto Comerro ARCHITETTO Via Garibaldi n°45 - 10035 - Mazzè (TO) mail: albycom@yahoo.it tel. 011.9890710 - cel. 335.6886567</p>	COMUNE DI	SAN GIORGIO CANAVESE (TO)
	COMMITTENTE	AMMINISTRAZIONE COMUNALE - COMUNE DI SAN GIORGIO CANAVESE, VIA DANTE n.25
	PROGETTO	MANUTENZIONE STRAORDINARIA ED ADEGUAMENTO PIANO TERRENO PALAZZO COMUNALE PER "CASA DELLA MUSICA" VIA DANTE n.25
	UBICAZIONE	VIA DANTE n.25
	FASE PROGETTO	PROGETTO ESECUTIVO
TAVOLA	PROGETTO DISTRIBUZIONE IMPIANTO ELETTRICO	
PROFESSIONISTA	Arch. Alberto COMERRO	

RESPONSABILE DI PROGETTO (per verifica e riesame)	COMMITTENZA (per verifica ed accettazione)	DATA
		GENNAIO 2024
		SCALA DISEGNO
		1:100
		TAVOLA N.
		04